





Planta Baixa
Parte 02
escala 1:25

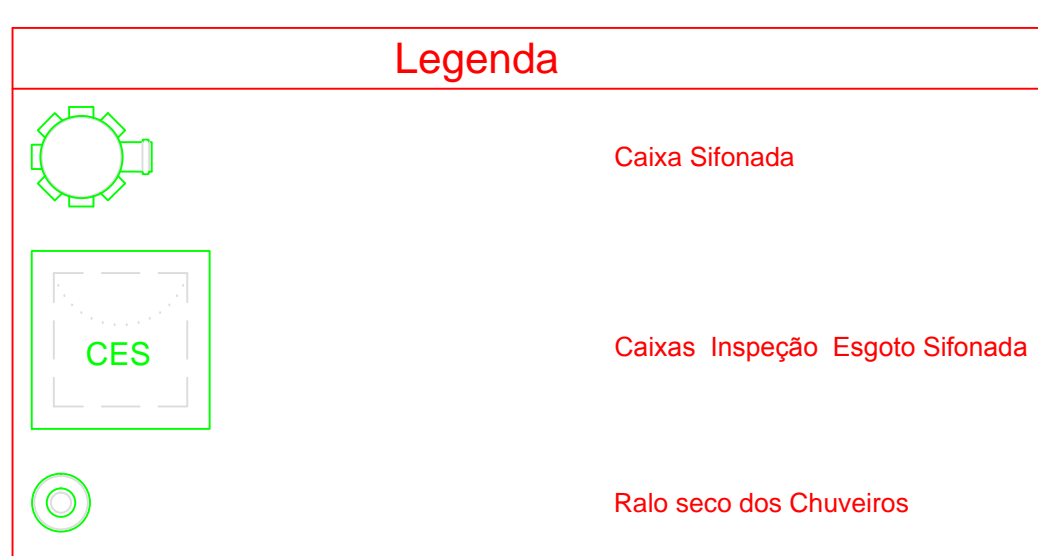


Lista de Materiais	
Caixas de Passagem	
Caixa de inspeção de esgoto em alvenaria CES- 60x60 cm	2 pc
PVC Acessórios	
Caixa sifonada 150x150x50	6 pc
Ralo sifonado alt. reg. saída 40 100 mm - 40 mm	6 pc
Sifão de copo p/ pia e lavatório 1" - 1.1/2"	8 pc
Válvula p/ lavatório e tanque 1"	8 pc
PVC Esgoto	
Curva 45 curta 100 mm	1 pc
Curva 90 curta 40 mm	16 pc
Joelho 45 40 mm	7 pc
Joelho 90 100 mm	6 pc
Joelho 90 c/anel p/ esgoto secundário 40 mm - 1.1/2"	10 pc
Junção simples 100 mm - 50 mm	5 pc
100 mm - 100 mm	5 pc
50 mm - 40 mm	6 pc
100 mm - 4"	36.0 m
40 mm - 2"	42.0 m
50 mm - 2"	6.00 m
PVC Esgoto	
Curva 90 curta 50 mm	2 pc
50 mm - 2"	3.50 m

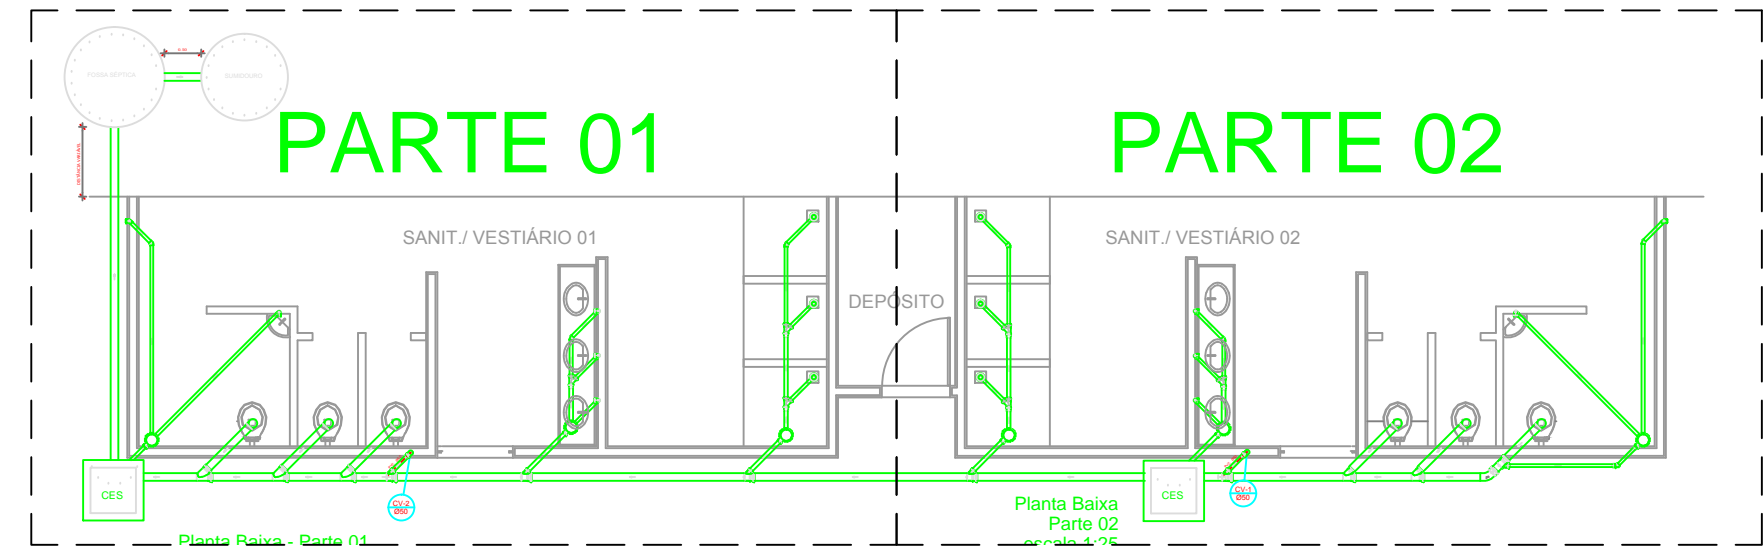


LOCALIZAÇÃO
escala 1:100

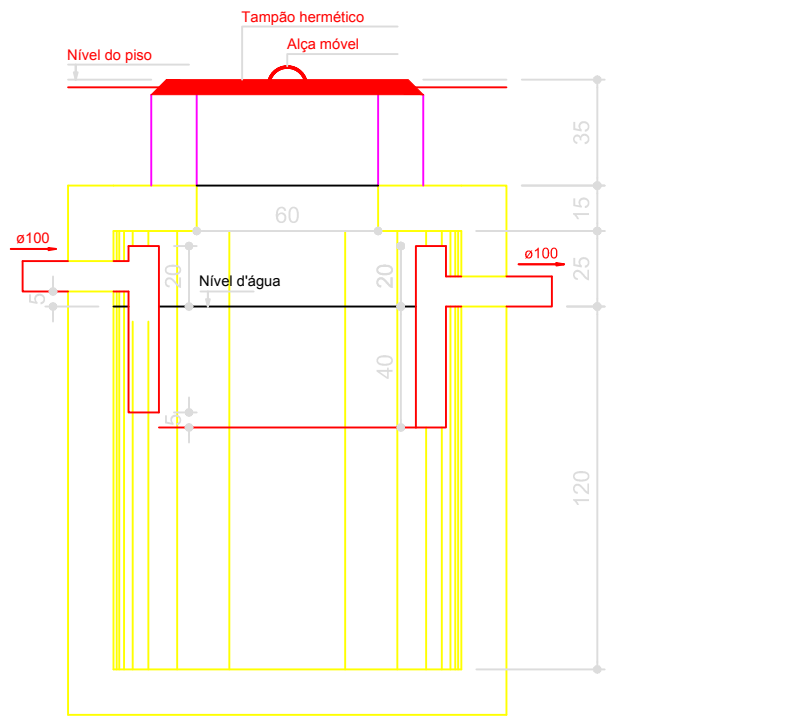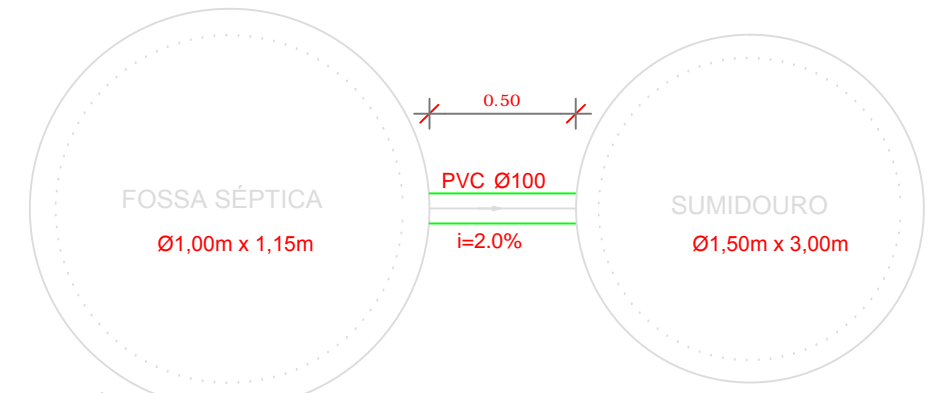

TANQUE SÉPTICO
CORTE - escala 1/25

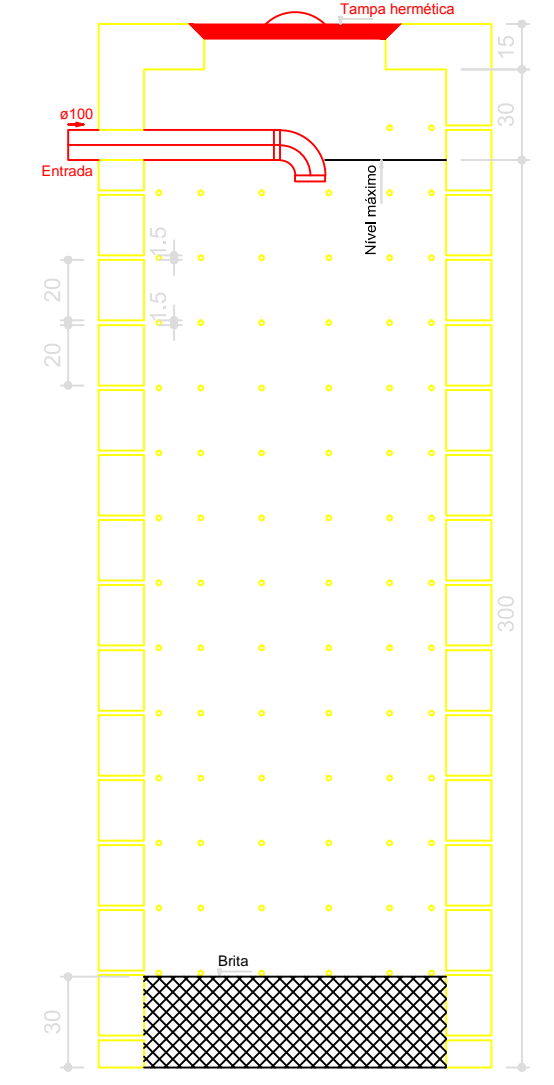

SUMIDOURO
CORTE - escala 1/25

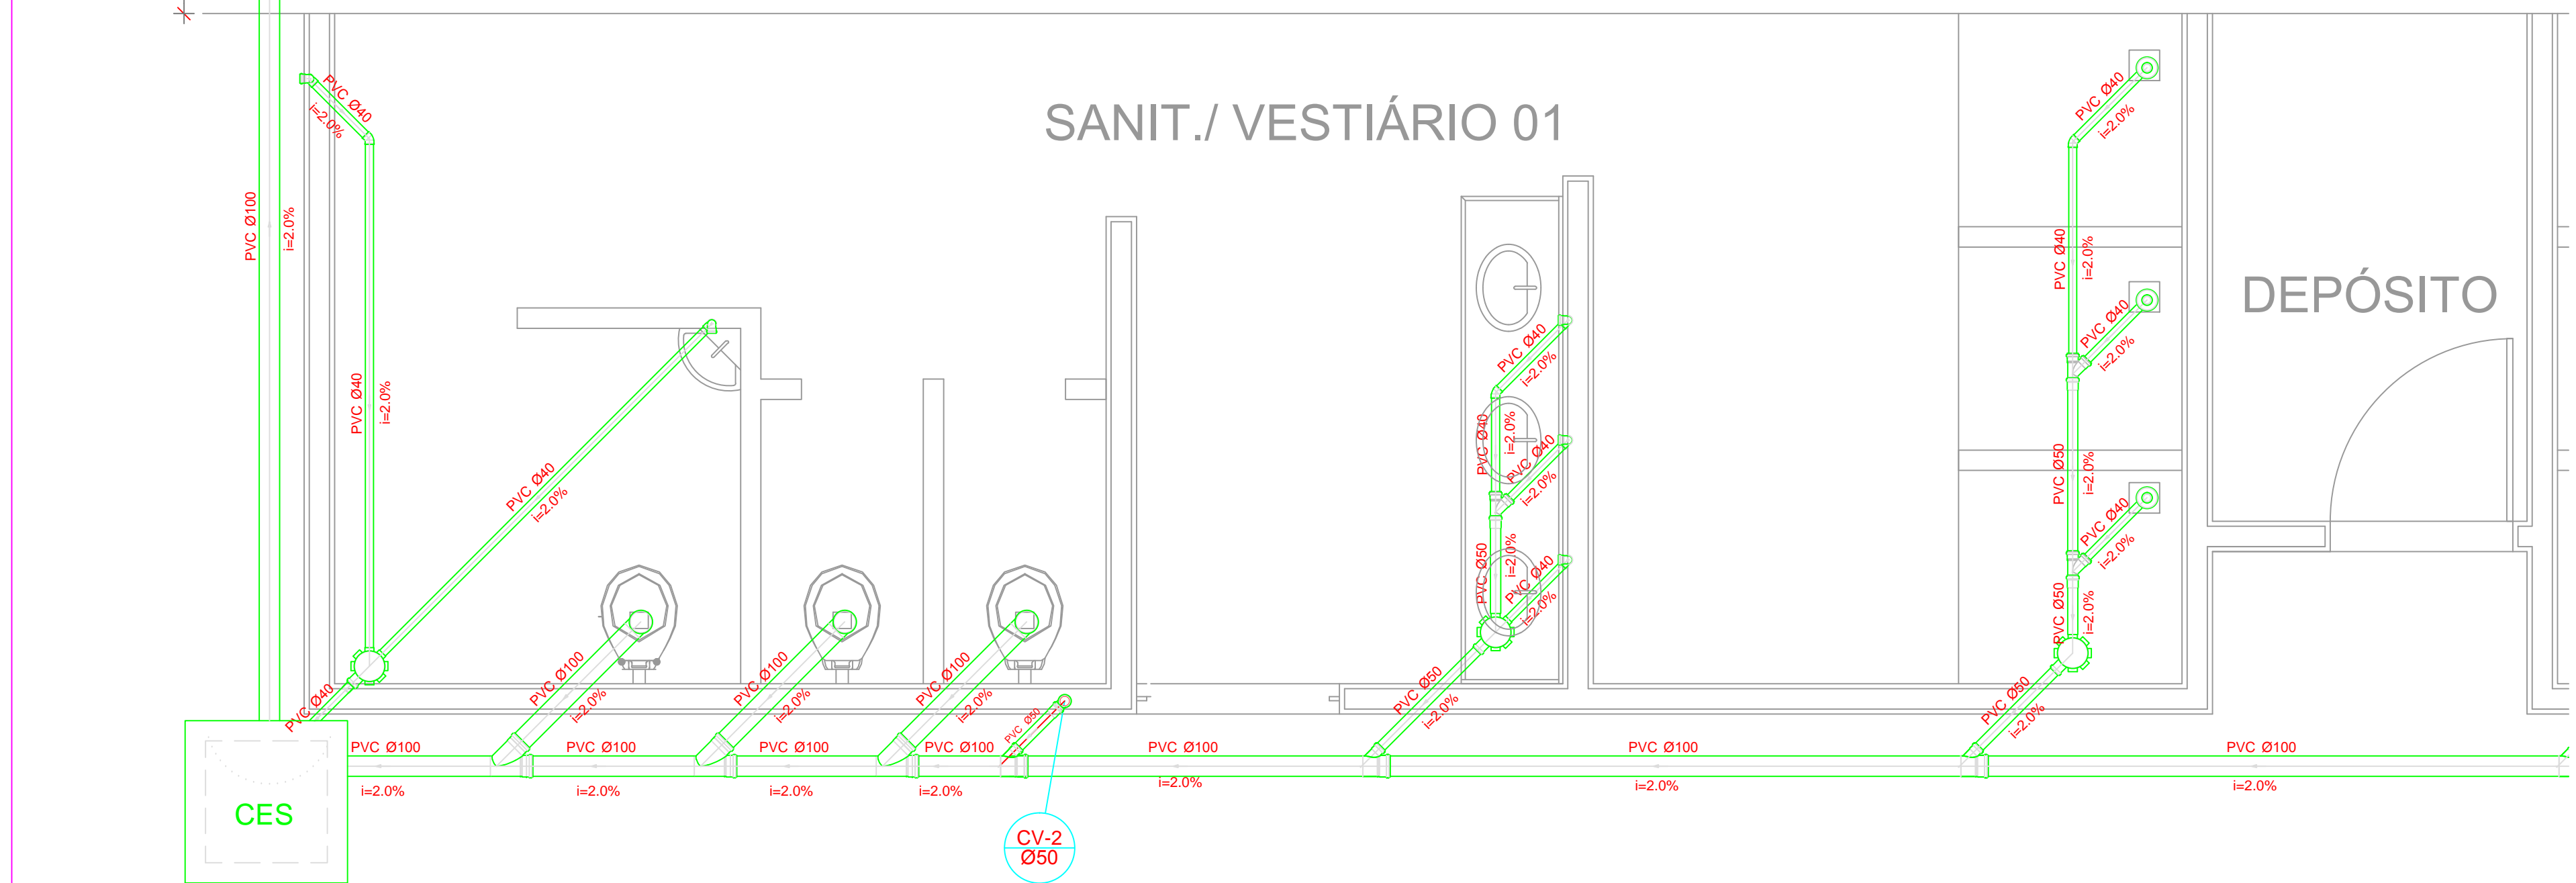

Planta Baixa - Parte 01
escala 1:25

GOVERNO FEDERAL
BRASIL Ministério da Educação
PAÍS RICO E PAÍS SEM POBREZA

FNDE Fundo Nacional de Desenvolvimento da Educação

PROJETO PADRÃO - FNDE

MUNICÍPIO - UF: _____

PROPRIETÁRIO: _____

ENDEREÇO: _____

PROPRIETÁRIO: _____

RESP. TÉCNICO: _____ CREA _____

DLFO: _____ CREA _____

RA: _____

OBSERVAÇÕES: _____

QUADRA COBERTA
PROJETO SANITÁRIO

COORDENAÇÃO CGEST - Coordenação Geral de Infraestrutura Educacional	QUADRA COBERTA PLANTA BAIXA	SAN
REVISÃO R.00	ESCALA INDICADA	PRONCHA 02/02
FORMATO A1 (841 X 594)	DATA DE EMISSÃO NOVEMBRO/2014	